



PLANIMETRIA CATASTALE


Scala 1 : 4000



PIANTA LOCALE CENTRALE TERMICA VARIANTE


Scala 1 : 100

/		Prima emissione	Ing. Macconi N.	Ing. Macconi N.	Ing. Cariddi A.	Carbosulcis S.p.A.	07/05/2019
Rev.	rev.	Descrizione kind of revision	Redatto prepared	Controllato checked	Verificato checked	Approvato approved	Data date
COMUNE DI GONNESA							
		DATI CATASTALI: Comune di: Gonnese Foglio : 14 Mappale : 1049 Sub :		Progetto/project: CARBOSULCIS S.P.A. Miniera "MONTE SINNI" Modifiche lavorazioni aggiuntive: Riqualficazione dell'impianto di Climatizzazione del locale spogliatoi e dell'impianto di produzione acqua calda TAVOLA: 001 DWG Riqualficazione Energetica Spogliatoi Cantiere di Nuraxi Figus - PIANTE PIANO TERRA Il TECNICO:			
Dati del Committente: 		Amministratore Unico SPAZIO RISERVATO AL COMANDO PROVINCIALE DEI VIGILI DEL FUOCO DI CAGLIARI					

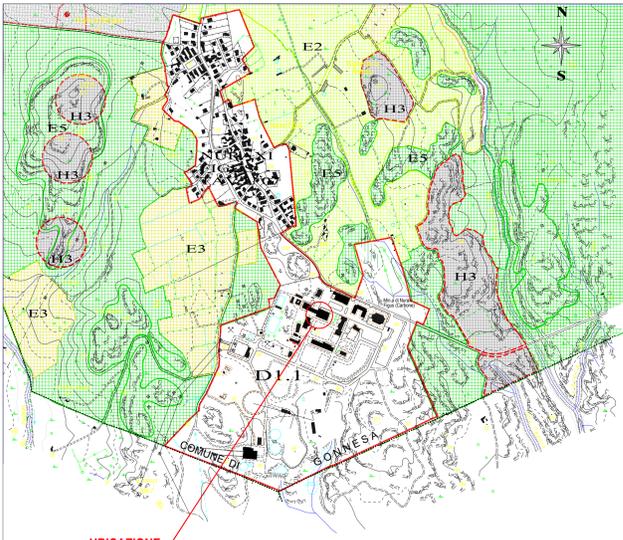

STRALCIO PUC

Scala 1 : 10000

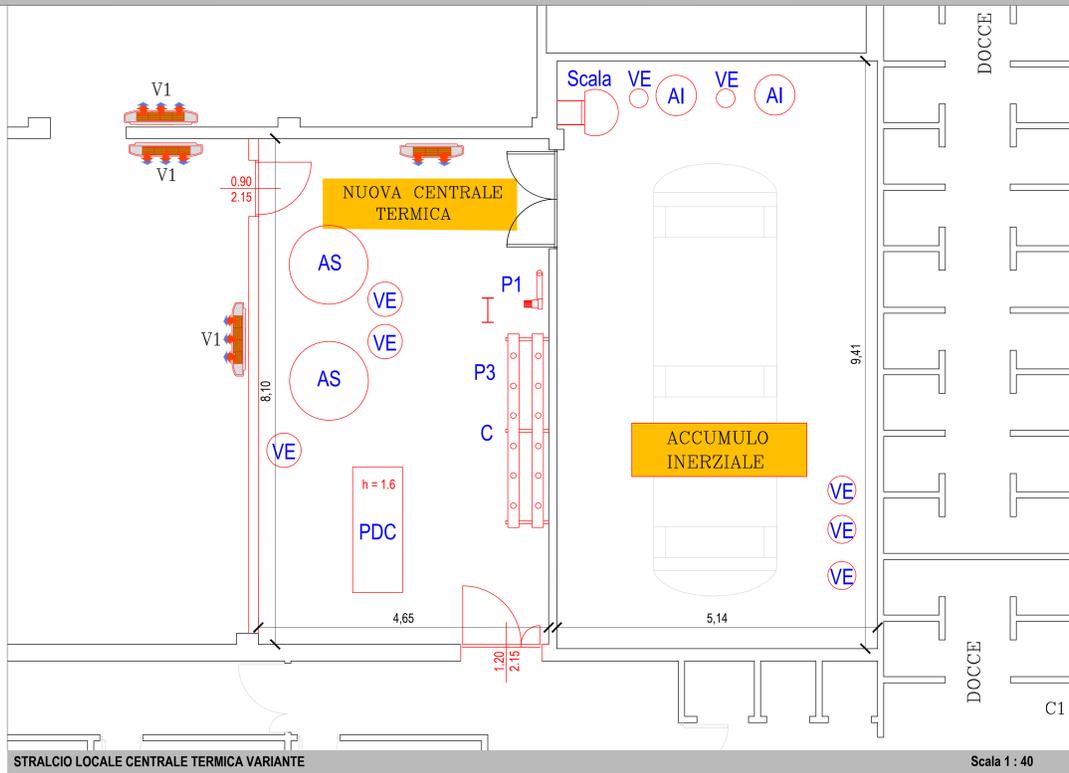

STRALCIO LOCALE CENTRALE TERMICA VARIANTE

Scala 1 : 40

- LEGENDA**
- AI Accumulatori Inerziali 500L
 - VE Vaso di Espansione
 - AS Accumulatore Solare 2000L
 - PDC Pompa di Calore
 - C Collettore Coibentato 5+5

- LEGENDA VENTILCONVETTORI**
- V2 ventilconvettore centrifugo a 3 velocità con comando elettronico per la gestione della temperatura e valvola di bypass a tre vie motorizzata
Potenza in caldo alla seconda velocità: 3,5 kW
 - V1 ventilconvettore centrifugo a 3 velocità con comando elettronico per la gestione della temperatura e valvola di bypass a tre vie motorizzata
Potenza in caldo alla seconda velocità: 5,5 kW